


# PLAN SYTUACYJNY

1:1000

Kolonia Poczesna  
DW-791

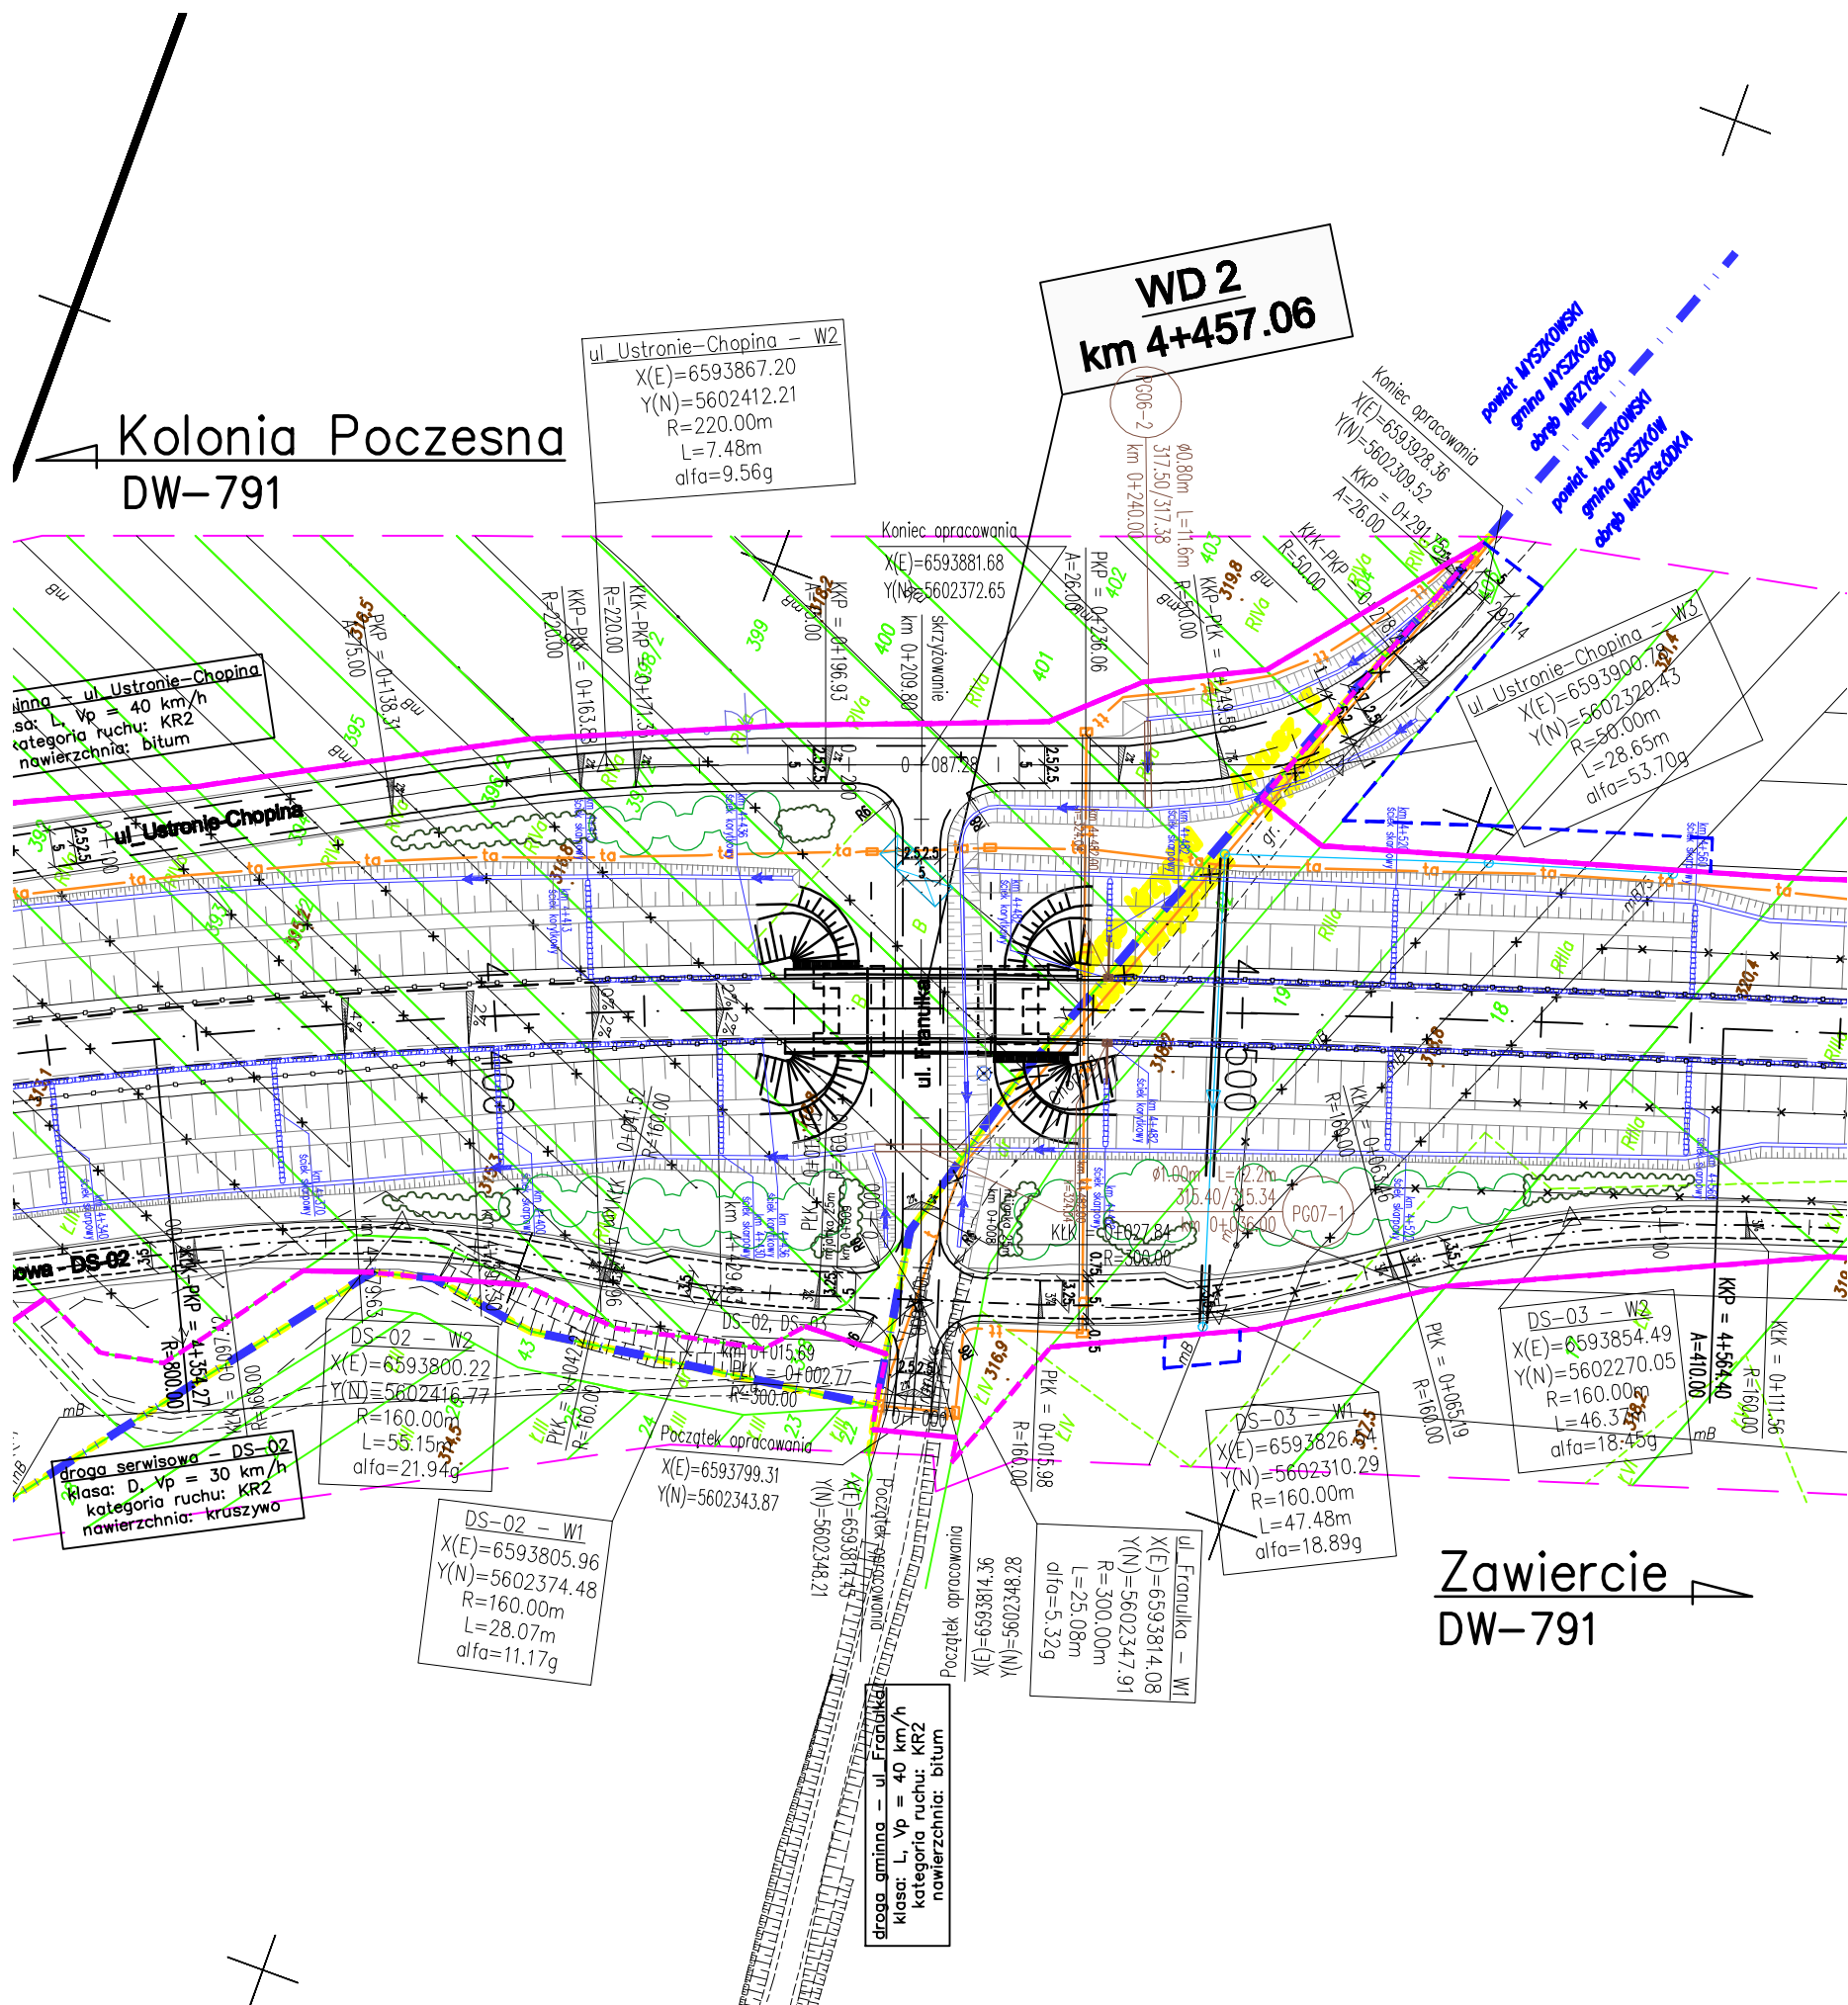

## OZNACZENIA

- LINIE OKREŚLAJĄCE TEREN NIEZBĘDNY DLA OBIEKTÓW BUDOWANYCH**
- linia rozgraniczająca - działki bez podziału
  - linia rozgraniczająca - działki dzielone
  - linia czasowego zajęcia
  - granicza działki
  - numer działki
  - granicze administracyjne
  - oś geometryczna/kilometraż drogi
  - krowędź nawierzchni bitumicznej
  - krowędźnik uliczny
  - projektowana zieleń
- Branża elektroenergetyczna**
- enN - kable niskiego napięcia
  - esN - kable średniego napięcia
  - LnN - przewody linii napowietrznej nN
  - LsN - przewody linii napowietrznej sN
  - LwN - przewody linii napowietrznej wN
  - eOsw - kable obwodów oświetlenia
  - likwidacja
  - stupy z oprawą oświetlenia
  - stupy linii napowietrznej sN
  - szafa oświetlenia/złącze kablowe nN
  - stopy linii napowietrznej nN
- Branża teletechniczna**
- ta - sieć TP S.A.
  - ta - kanał technologiczny
  - studnia kablowa
  - likwidacja
- Kanalizacja deszczowa i sanitarna**
- kd - kanalizacja deszczowa
  - kdT - kanalizacja deszczowa tłoczna
  - ks - kanalizacja sanitarna
  - studnia kanalizacyjna
  - likwidacja
  - przykanalik z wylotem
- Branża wodociągowa**
- w - sieć wodociągowa
  - studnia z zasuwą
  - likwidacja
- Branża gazowa**
- gs - sieć gazowa średnioprężna
  - gw - sieć gazowa wysokoprężna
  - likwidacja
- Sygnalizacja świetlna**
- konstrukcja kratownicowa przeznaczona do montażu tablic drogowaskazowych
- Branża hydrologiczna**
- ziorniki retencyjne
  - ziorniki podziemne
  - cieki naturalne/rowy melioracyjne
  - kanal hydrotechniczny
  - melioracja

INWESTOR	<b>Zarząd Dróg Wojewódzkich w Katowicach</b> 40-609 KATOWICE, ul. Lechicka 24			
JEDNOSTKA PROJEKTOWA	<b>TRAKT. sp. z o.o. sp.k.</b> 40-159 Katowice, ul. Jasłowa 15 tel: (0-22) 280-02-70, fax: (0-22) 280-70-04 trakt@trakt.pl			
ZADANIE	<b>Budowa obwodnicy miejscowości Myszków</b>			
ODCINEK				
NAZWA OPRAWOWANIA	TOM 3 OBIEKTY INŻYNIERSKIE TOM 3/2 WIADUKT WD-2			
TYTUŁ RYSUNKU	RYSUNKI OGÓLNE PLAN SYTUACYJNY			
FUNKCJA	IMIĘ I NAZWISKO	BRANŻA	NUMER UPRAWNIENI	PODPIS
Projektant	mgr inż. Artur Seles	mosty	SKL/2827/PWOM/09	Seles
Projektant	mgr inż. Bartłomiej Mystek	mosty	SKL/3906/POOM/11	B. Mystek
Sprawdzający	mgr inż. Bogdan Burcek	mosty	109/98 BB	Burcek
Opracował	inż. Adrian Matura	mosty	-	Matura
NR UMOWY W/P/110627/2/1 (PR-587/11)	SKALA 1:1000	DATA GRUDZIEŃ 2012	STADIUM PW	BRANŻA MOSTY
				NR RYS. <b>0G.02/3-2-WD-2-02</b>